

巴彦淖尔市德源肥业有限公司工业废气污染防治系统提标技改项目建设工程设计方案

——综合管线规划图1:1000




本图纸版权归本院所有，不得用于本工程以外范围
This drawing & design are copyright and no portion may be reproduced without the written permission of the CIOO



中铭工程设计咨询有限公司
ZHONGMING ENGINEERING DESIGN CONSULTING CO., LTD.
■ 建筑工程乙级 ■ 化工石化医药工程乙级
■ 城乡规划乙级 ■ 风景园林工程乙级
■ 市政工程乙级 ■ 证书编号: A261143864

签章区 STAMP AREA

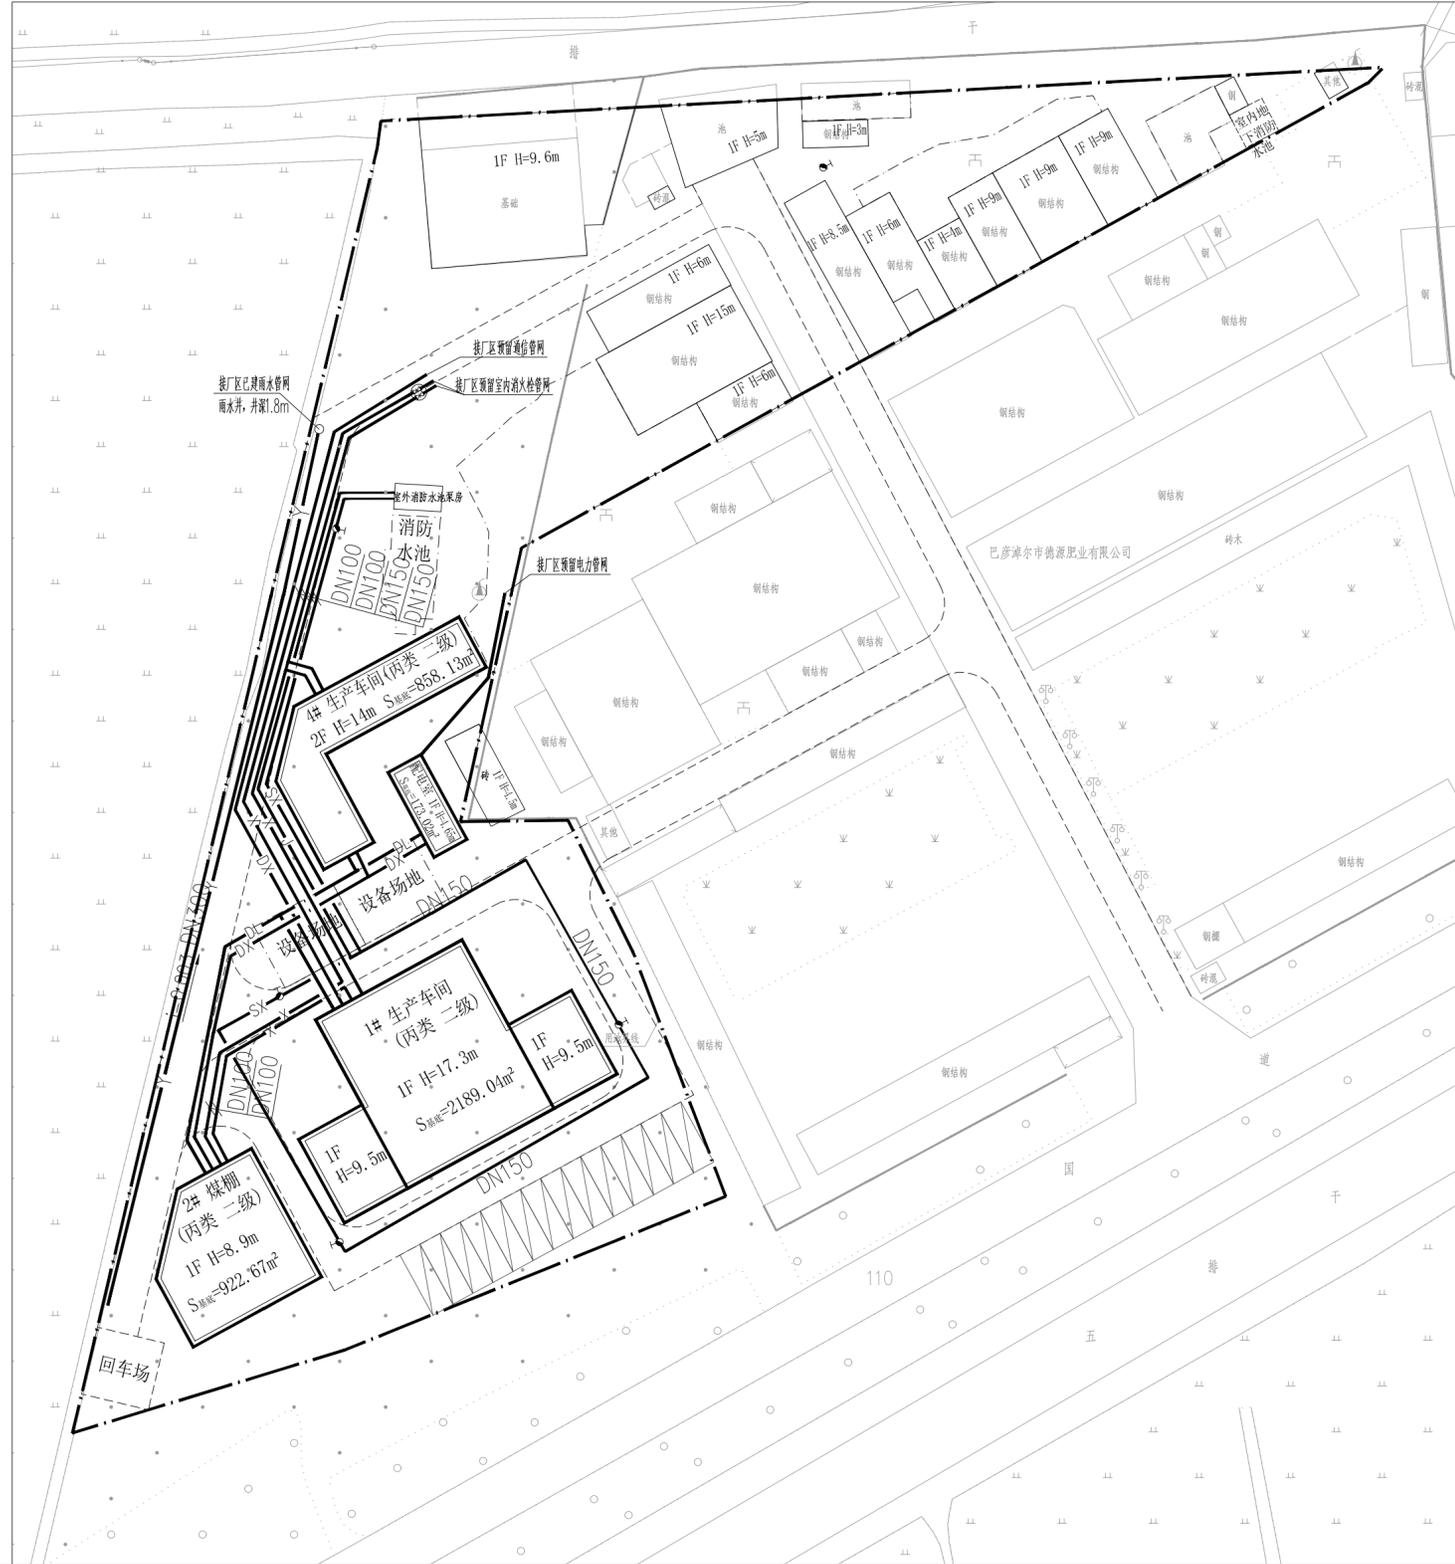

说明

- 1、本设计为巴彦淖尔市德源肥业有限公司工业废气污染防治系统提标技改项目建设工程设计方案-综合管线规划图。
- 2、由于厂区不能引入自来水管网，室外消防用水由消防水池泵房提供，消防管道采用钢丝网骨架复合管，公称压力1.6MPa，电容连接，管径DN100，埋深1.6m。地下式消火栓做法参见01S201图集。
- 3、供电管线从厂区预留电力管网接入，距建筑物 ≥ 2.0 米，与其他管线间的间距均 ≥ 0.5 米；埋深-1.0m。电力电缆型号由后期外网施工图设计确定。
- 4、通讯管道接从厂区预留通信管网接入，距建筑物 ≥ 2.0 米，与其他管线间的间距均 ≥ 0.5 米；埋深1.0m。通信管线型号由后期外网施工图设计确定。
- 5、雨水排放厂区周围自流排放至主道路，主道路通过雨水管道到引至已建雨水管网。雨水管网采用聚乙烯双壁波纹管DN300，坡度0.003。
- 6、该图不得作为施工图，施工时详见各类管线施工设计图纸，过路部分须顶管施工。
- 7、未说明之处按有关规范执行。

工程设计文件出图专用章
单位名称: 中铭工程设计咨询有限公司
注册类别: 建筑行业乙级、城乡规划乙级、市政行业乙级、电力行业乙级、化工行业乙级
证书编号: A261143864
有效期至: 2026年02月01日

中华人民共和国一级注册建筑师
姓名: 位俊理
注册号: 6111293-002
有效期至: 至2027年06月18日

(未盖章图纸无效)

项目负责人 DESIGN CHIEF	位俊理	
专业负责人 DISCIPLINE CHIEF	位俊理	
审定 APPROVER	罗先荣	
审核 EXAMINED	杨志高	
校对 CHECKED	罗鹏	
设计 DESIGNED	王红	
制图 DRAFTED	王红	

建设单位 CLIENT
巴彦淖尔市德源肥业有限公司

工程名称 PROJECT
巴彦淖尔市德源肥业有限公司工业废气污染防治系统提标技改项目

子项名称 SUB ITEM

图纸名称 TITLE
综合管线规划图

专业 DISCIPLINE	
图号 DWG NO	03
版次 POST CODE	
图纸比例 POST CODE	1:1000
日期 DATE	2025.06
项目编号 PROJECT No	

编号	图例	名称	备注
1	—DL—	规划电力管道	
2	—DX—	规划通信管道	
3	—X—	规划室内消火栓管道	
4	—SX—	规划室外消火栓管道	
5	—Y—	规划雨水管道	
6		地下式消火栓	3个